


Für diese Zeichnung behalten wir uns alle Rechte vor. Sie darf ohne Genehmigung weder kopiert noch vervielfältigt werden. Änderungen, Ergänzungen, Umänderungen, Mitteilungen oder andersweitig missbräuchlich benutzte werden.

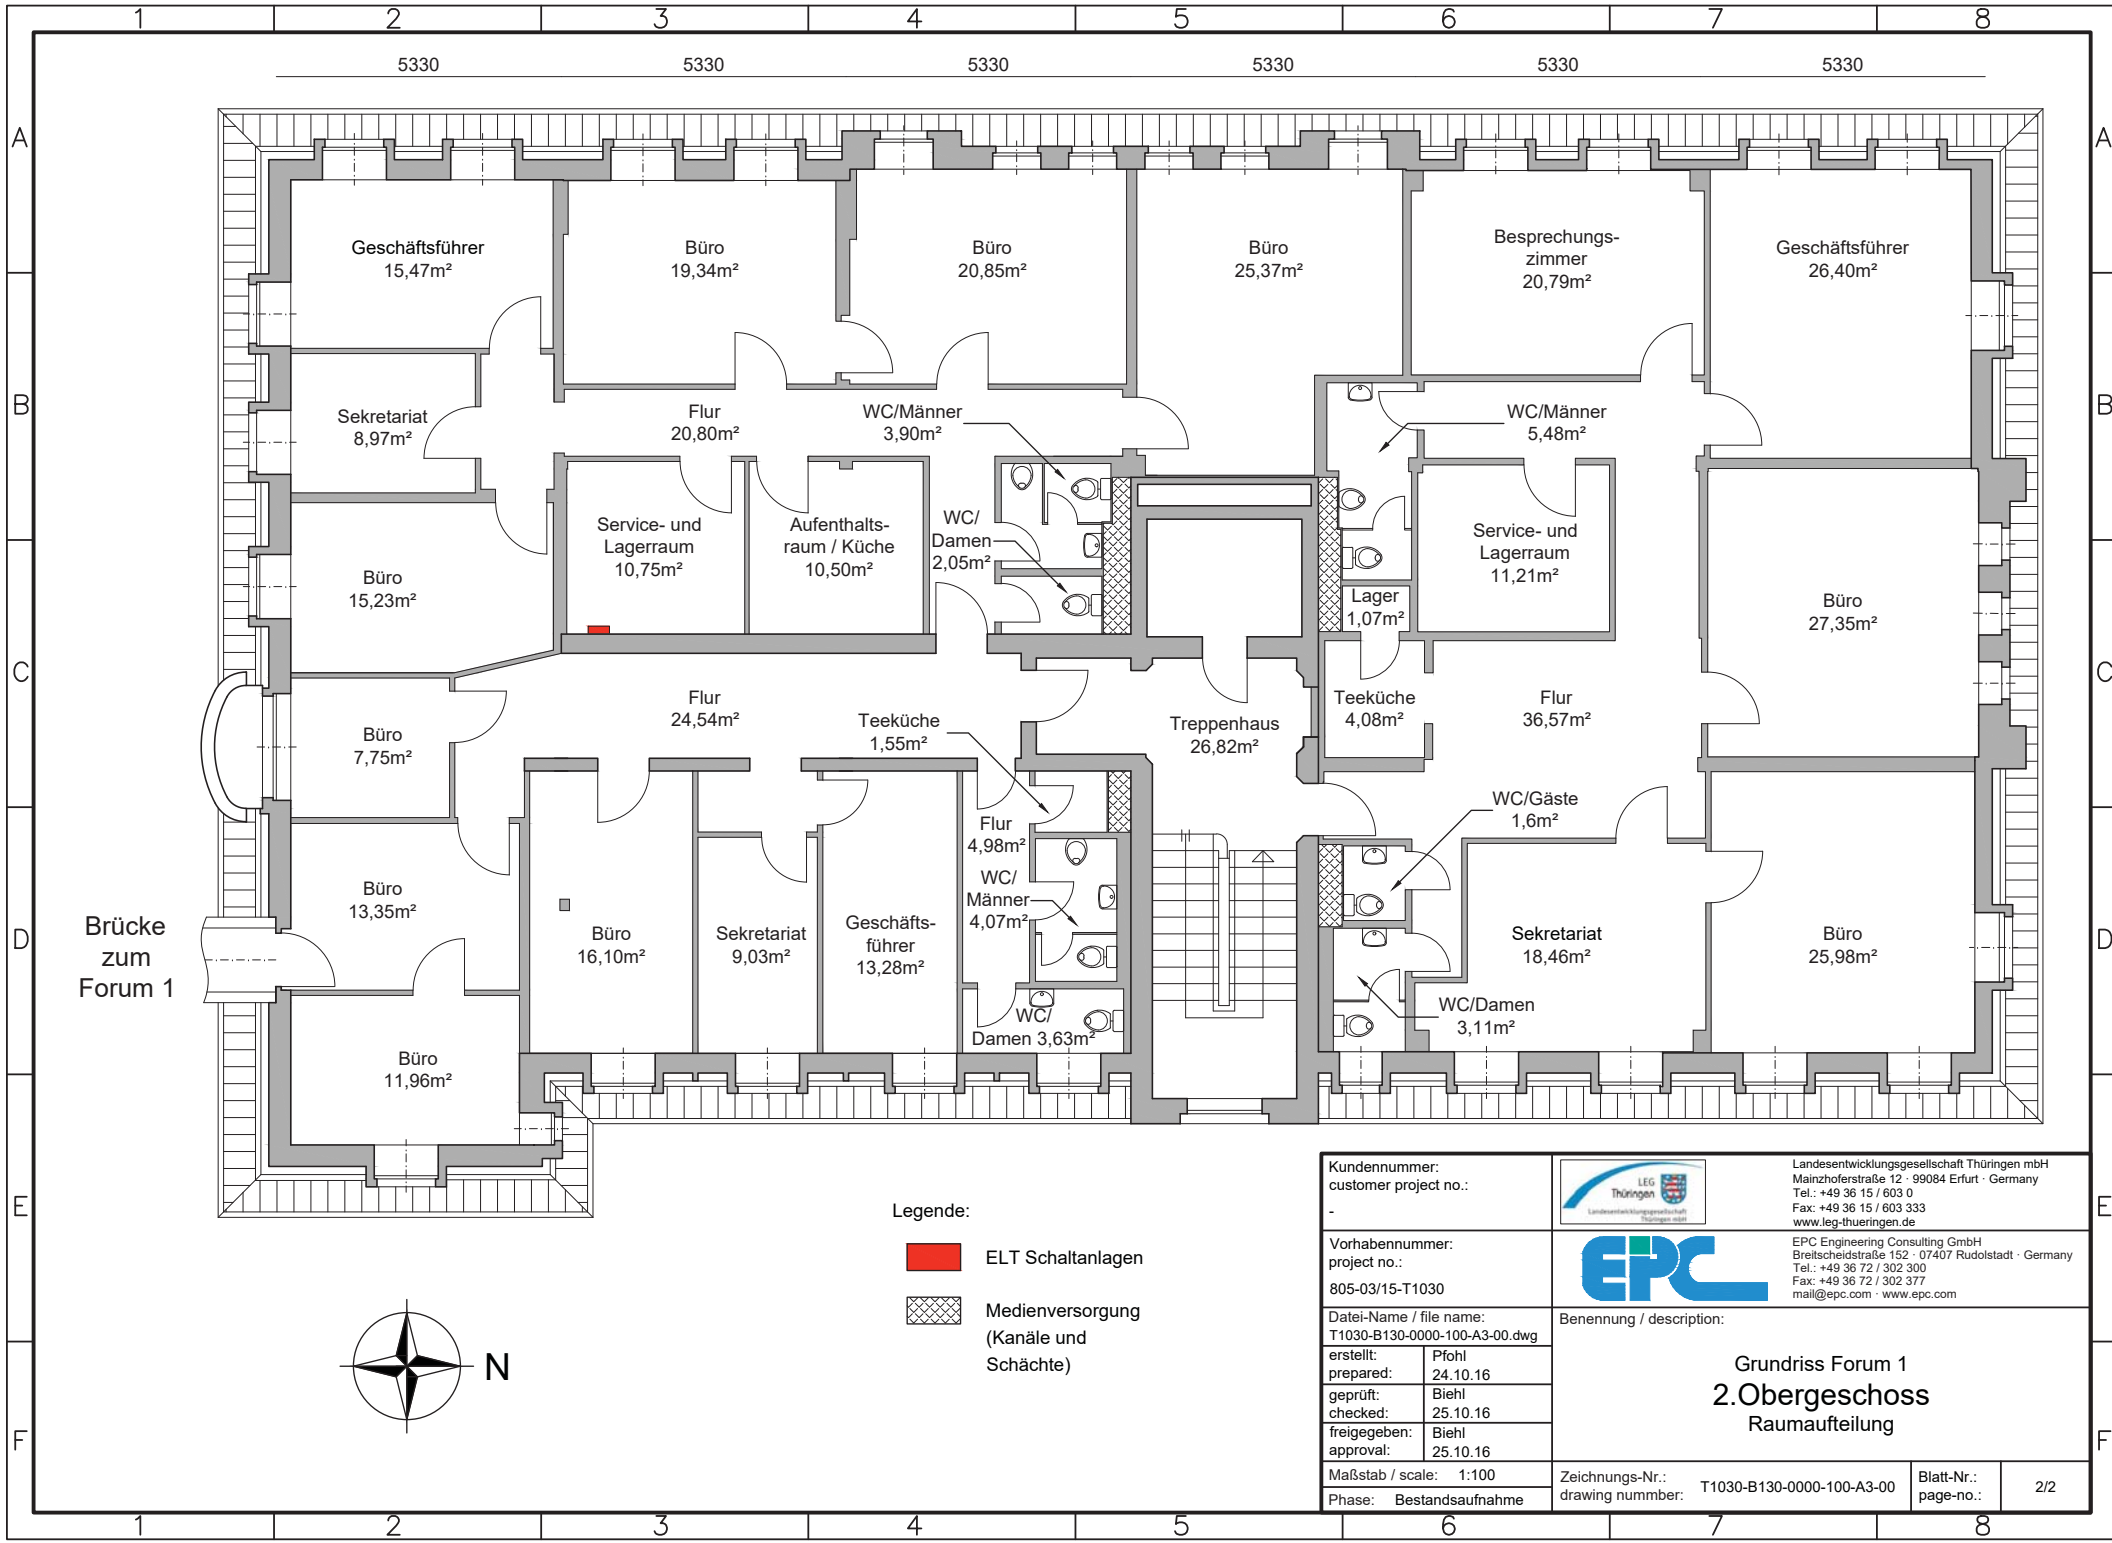

- Legende:
- ELT Schaltanlagen
  - Medienversorgung (Kanäle und Schächte)



<p>Kundennummer: customer project no.:</p> <p>Vorhabennummer: project no.:</p> <p>805-03/15-T1030</p> <p>Datei-Name / file name: T1030-B130-0000-100-A3-00.dwg</p> <table border="1" style="width: 100%; border-collapse: collapse;"> <tr><td>erstellt:</td><td>Pfohl</td></tr> <tr><td>prepared:</td><td>24.10.16</td></tr> <tr><td>geprüft:</td><td>Biehl</td></tr> <tr><td>checked:</td><td>25.10.16</td></tr> <tr><td>freigegeben:</td><td>Biehl</td></tr> <tr><td>approval:</td><td>25.10.16</td></tr> </table> <p>Maßstab / scale: 1:100</p> <p>Phase: Bestandsaufnahme</p>	erstellt:	Pfohl	prepared:	24.10.16	geprüft:	Biehl	checked:	25.10.16	freigegeben:	Biehl	approval:	25.10.16		<p>Landesentwicklungsgesellschaft Thüringen mbH Mainzhoferstraße 12 · 99084 Erfurt · Germany Tel.: +49 36 15 / 603 0 Fax: +49 36 15 / 603 333 www.leg-thueringen.de</p> <p>EPC Engineering Consulting GmbH Breitscheidstraße 152 · 07407 Rudolstadt · Germany Tel.: +49 36 72 / 302 300 Fax: +49 36 72 / 302 377 mail@epc.com · www.epc.com</p> <p>Benennung / description:</p> <p style="text-align: center;"><b>Grundriss Forum 1</b> <b>2.Obergeschoss</b> <b>Raumaufteilung</b></p> <p>Zeichnungs-Nr.: T1030-B130-0000-100-A3-00 Blatt-Nr.: 2/2</p>
erstellt:	Pfohl													
prepared:	24.10.16													
geprüft:	Biehl													
checked:	25.10.16													
freigegeben:	Biehl													
approval:	25.10.16													